



Comune di Capannori
Provincia di Lucca

PIANO NAZIONALE DI RIPRESA E RESILIENZA
Missione M5 - Componente C2 - Investimento 2.1:
Investimenti in progetti di Rigenerazione Urbana

Progetto definitivo

Recupero e adeguamento funzionale
dell'impianto sportivo di Pieve San Paolo
Lotto 1

CUP: G53D21000750004


Responsabile del procedimento
ing. Eleonora Mannari

Progettista
ing. Angelo Marino

rev 1 - luglio 2023

I02

Impianto termico - layout
Scala 1:100

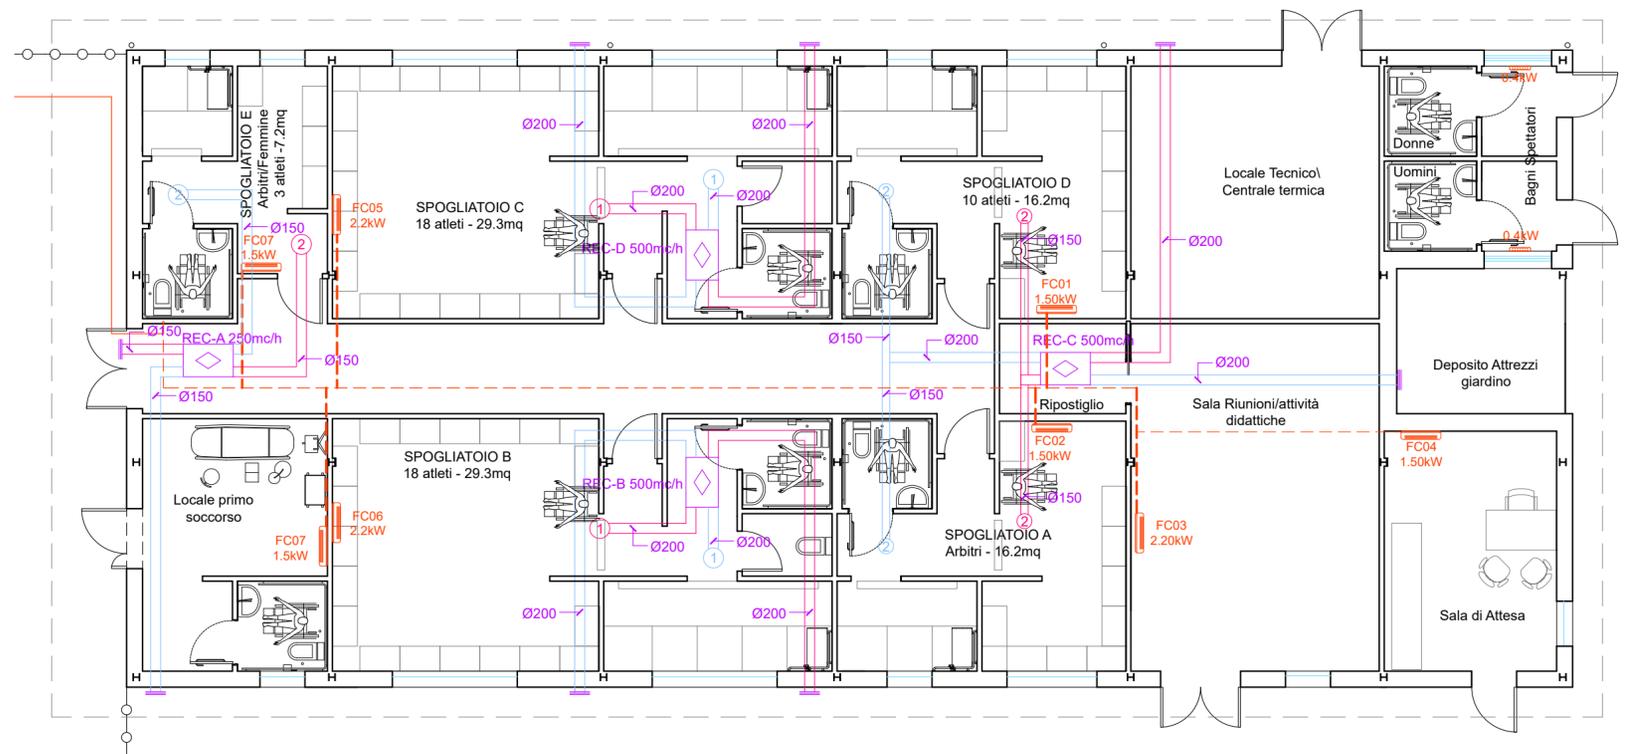

Pianta piano terra

LEGENDA

- ① Diffusore DR18P+GR004 Ø250
- ② Diffusore DR18P+GR004 Ø160