



Comune di Capannori  
Provincia di Lucca

PIANO NAZIONALE DI RIPRESA E RESILIENZA  
Missione M5 - Componente C2 - Investimento 2.1:  
Investimenti in progetti di Rigenerazione Urbana

Progetto definitivo

Recupero e adeguamento funzionale  
dell'impianto sportivo di Pieve San Paolo  
Lotto 1

CUP: G53D21000750004


Responsabile del procedimento  
ing. Eleonora Mannari

Progettista  
ing. Angelo Marino

rev 1 - luglio 2023

# I03

**Impianto idrico sanitario - layout**  
Scala 1:100

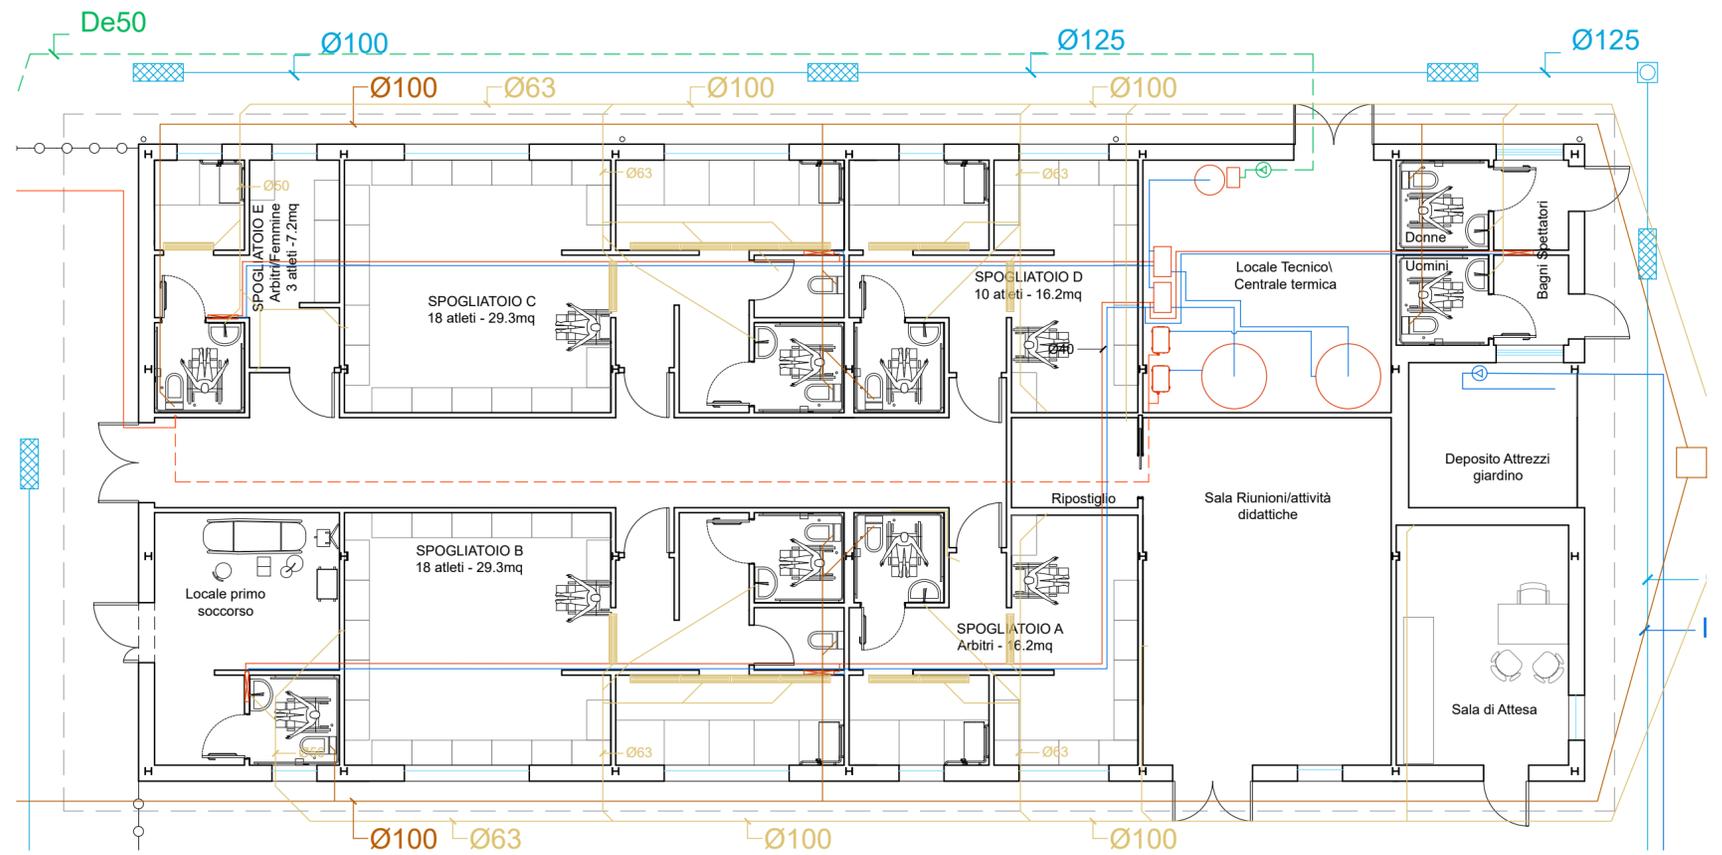

Pianta piano terra