


PIANTA PIANO TERRA

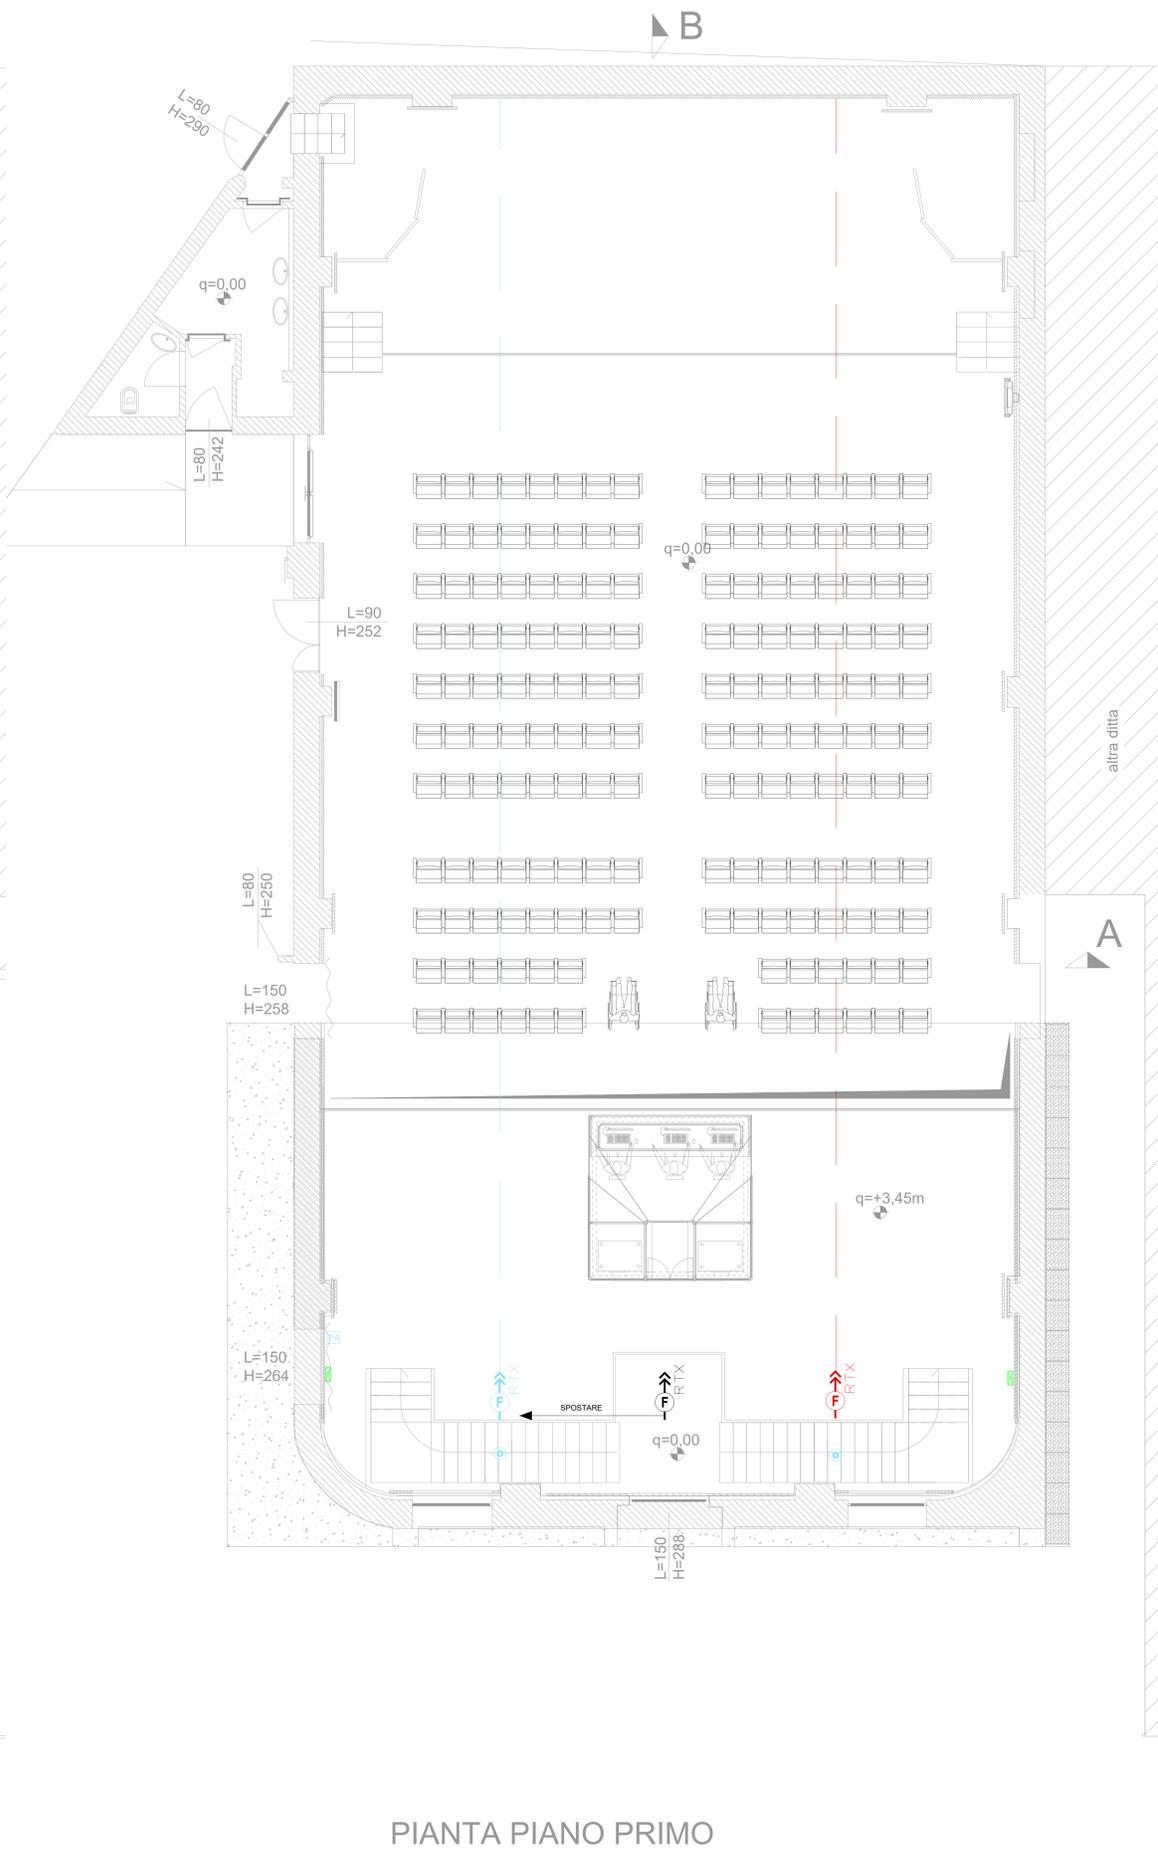

PIANTA PIANO PRIMO

LEGENDA SIMBOLI	
SIMBOLO	DESCRIZIONE
	IDRANTE A MURO UNI45
	PULANTE DI SGANCIO GENERALE
	RIVELATORE DI FUMO LIENARE TIPO RTX
	TARGA OTTICO ACUSTICA
	PULSANTE DI ALLARME INCENDIO
	RIVELATORE OTTICO DI FUMO
	PLAFONIERA DI EMERGENZA DI TIPO SE
	PLAFONIERA DI EMERGENZA DI TIPO SA
	CENTRALE RIVELAZIONE FUMI
	SEGNALAZIONE OTTICA
	MODULO DI USCITA

COLORE ESISTENTE —————
 ALTRO COLORE: DA INSTALLARE/SOSTITUIRE

Studio di ingegneria associato Beneforti e Marchi

ARTE
 PROVINCIA DI LUCCA
 COMUNE DI CAPANNORI

Interventi di sicurezza antincendio da realizzare presso la struttura pubblica denominata Artè in Capannori centro Via C.Piaggia - OPERE ELETTRICHE

ELABORATO **FE05** CODIFICA **0423**

LAYOUT - Scala 1:50
 COMMITTENTE: COMUNE DI CAPANNORI

Studio di Ingegneria Associato
 Ing. Andrea Beneforti - Ing. Floriano Marchi
 Via Pietro Nenni, ZA 55051 - Barga (LU)
 Tel. 0583 724374 - e-mail: postmaster@studiobenefortimarchi.it

DICEMBRE 2023

A termini di legge lo studio si riserva la proprietà del presente disegno vietandone la riproduzione o la comunicazione a terzi senza la propria autorizzazione scritta.