



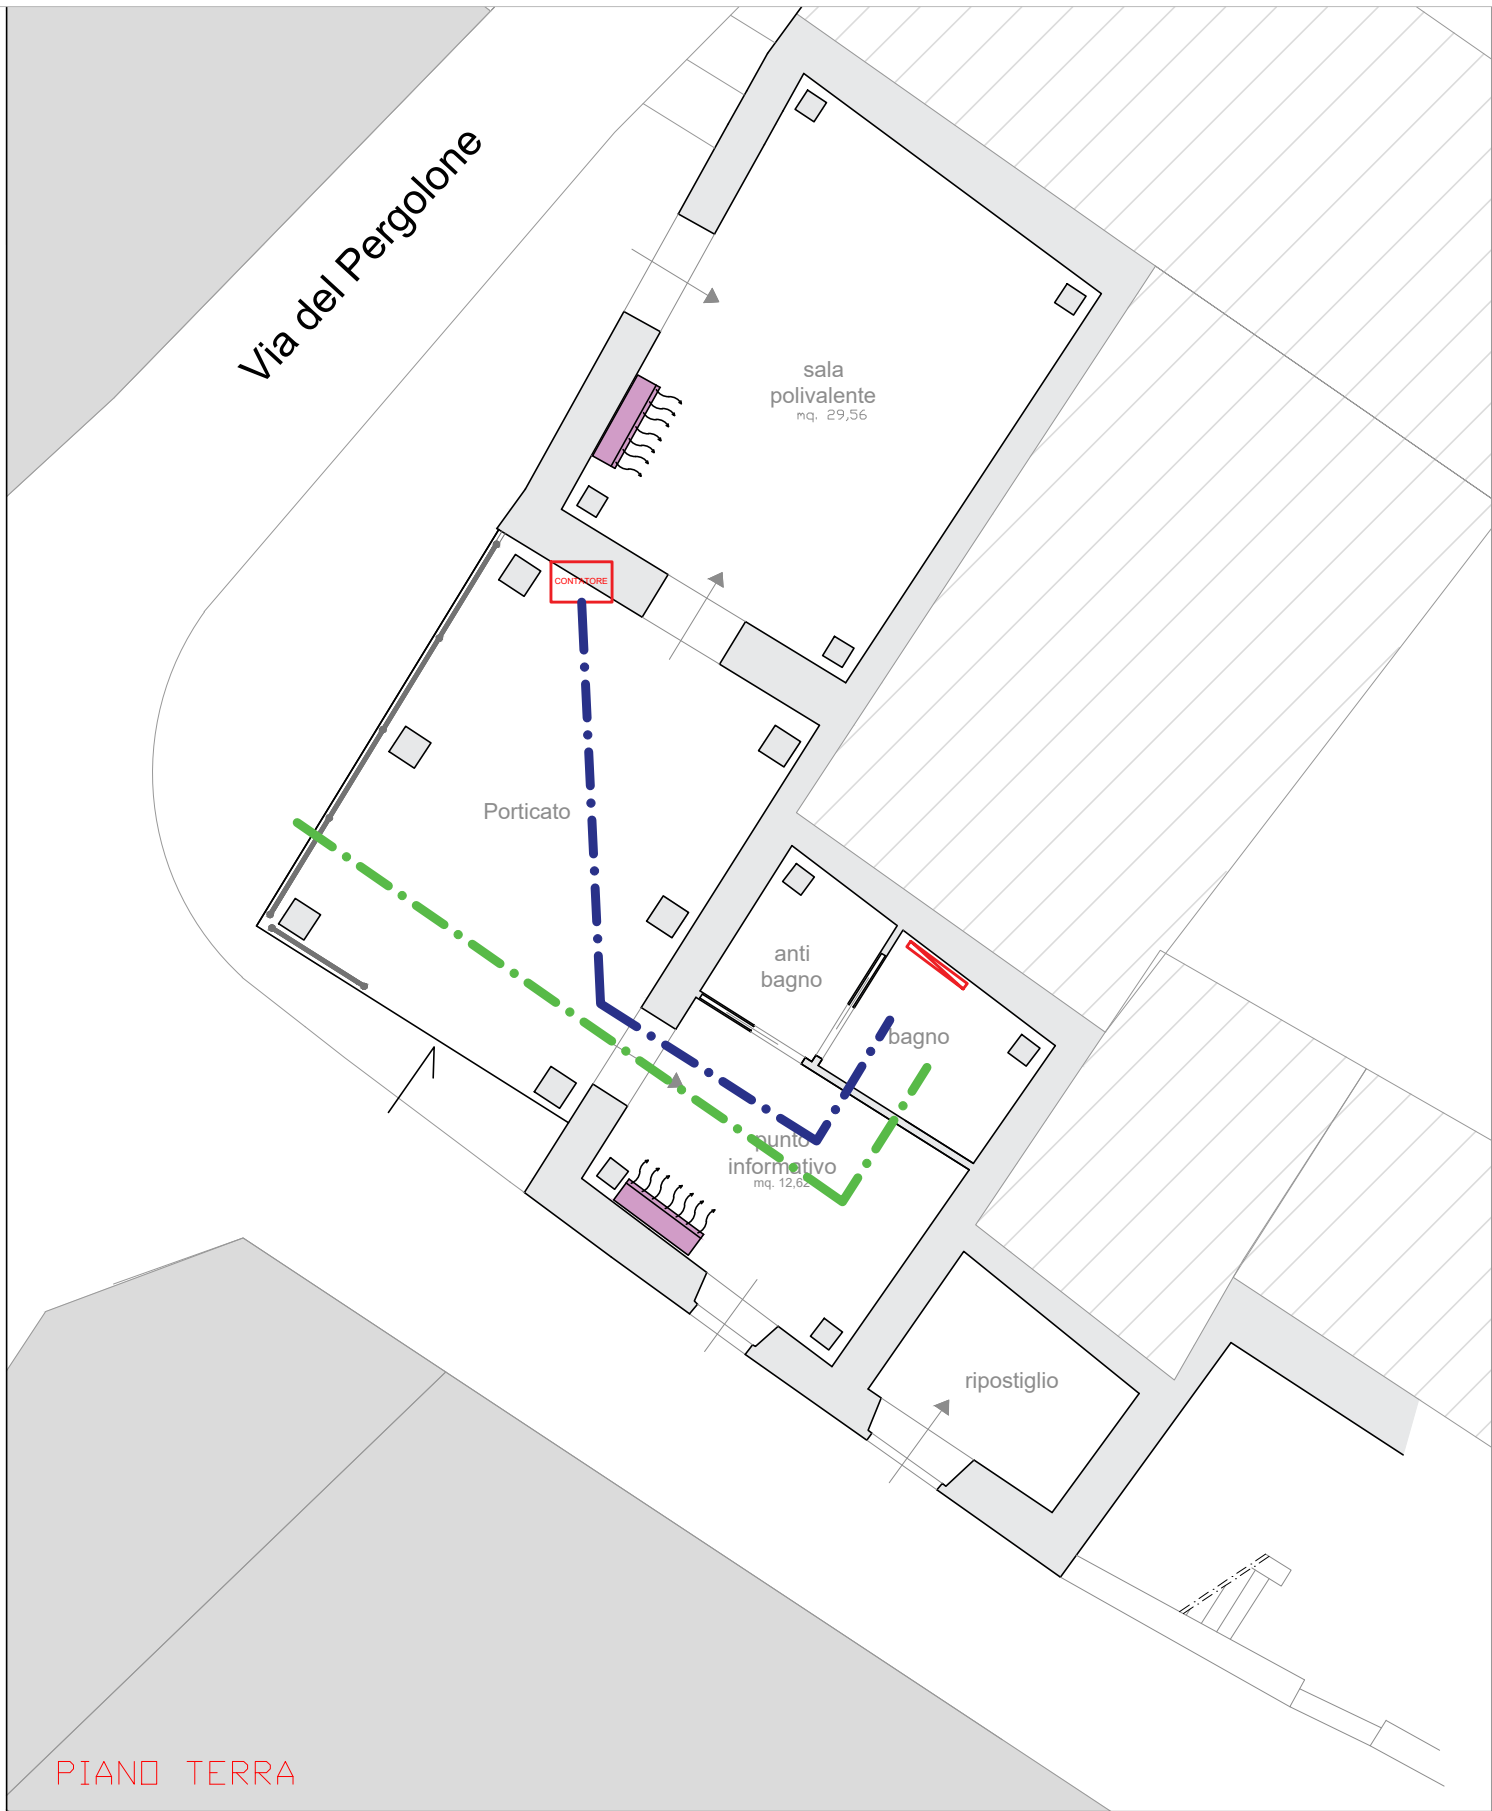

	INTERRUTTORE		PRESA TELEVISIONE		QUADRO ELETTRICO
	DEVIATORE		CITOFONO		CONTATORE LUCE
	PRESA		TERMOSTATO		SUONERIA
	PRESA COMANDATA		SCATOLA DERIVAZIONE		PUNTO DATI
	PRESA FORZA MOTRICE		ASPIRATORE		SPLIT
	PUNTO LUCE		ALLARME		BOILER
	PUNTO LUCE INCASSATO		TASTIERA ALLARME		PALINA MESSA A TERRA
	PRESA TELEFONO		CENTRALE ALLARME		

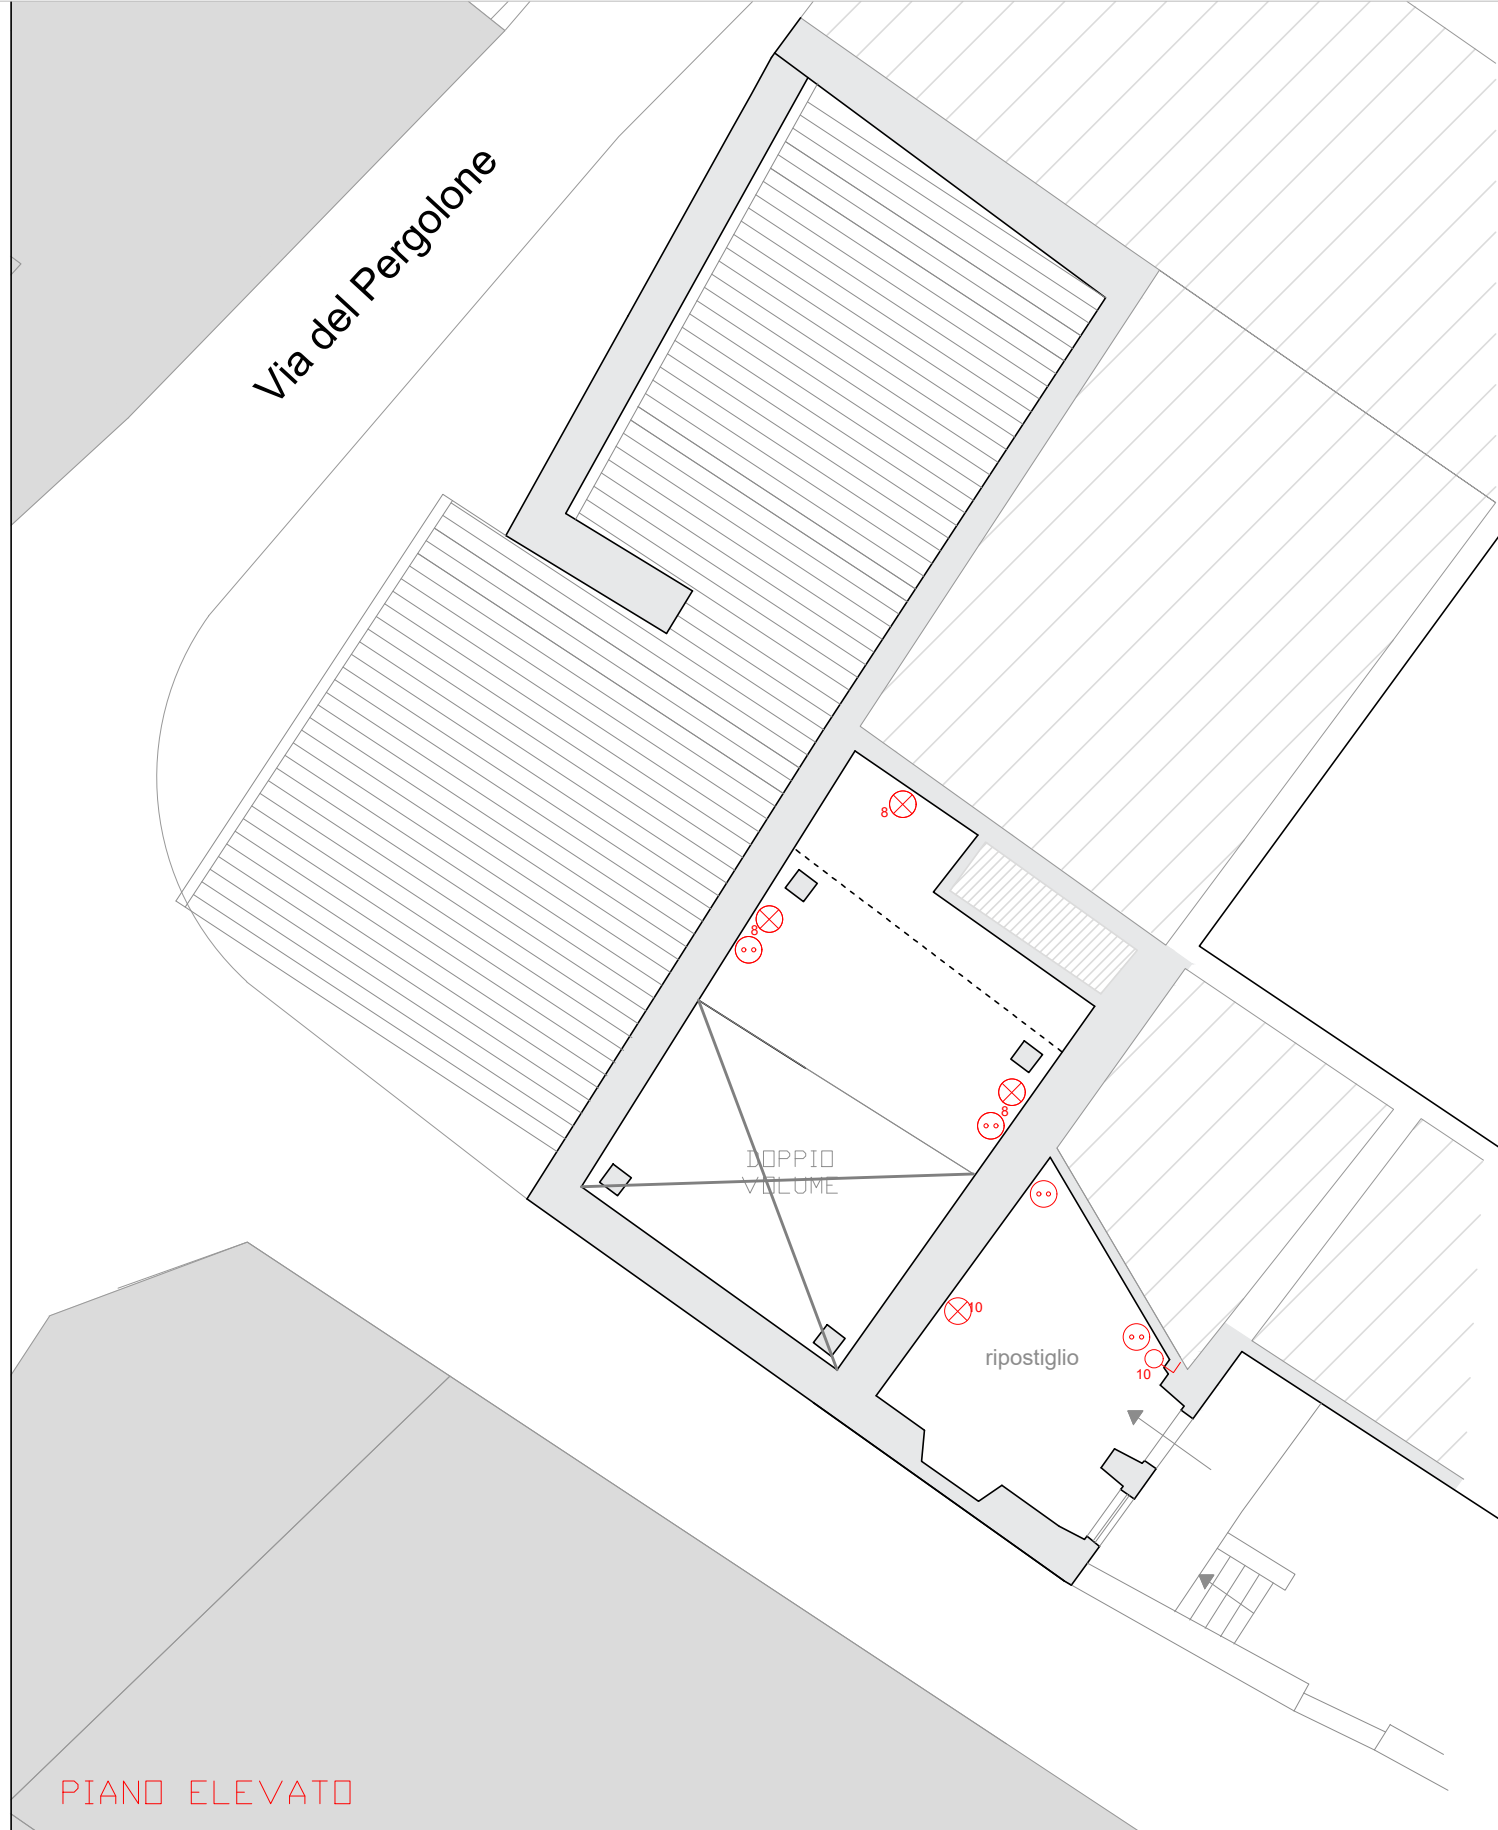

	UNITÀ DI CLIMATIZZAZIONE INTERNA (tipo modello unico)
	TERMOARREDO ELETTRICO
	CONDOTTO DI SCARICO
	CONTATORE IDRICO
	CONDOTTA ADDUZIONE ACQUA



COMUNE DI CAPANNORI
Provincia di Lucca
SETTORE CANTONIERE DI PAESE



Recupero architettonico area centro storico di S. Giusto
PNRR M5C2I2.1 “Rigenerazione urbana”



TAVOLA/ELABORATO T.A.9	Elaborato grafico - Impianti	FORMATO/SCALA scala 1:100 DATA 25/09/2023
----------------------------------	-------------------------------------	--

PROGETTAZIONE Arch. LORIS MENCACCI Via G. Volpi n° 508 San Gemignano di Moriano 55010 – Lucca (LU) lorismencacci@libero.it +39 349 5864744 P.IVA 01945200465 / C.F. MNCLRS75E25E715Y	PROGETTISTA/CSP Arch. LORIS MENCACCI
--	--

STAZIONE APPALTANTE Dirigente Responsabile del Procedimento	COMUNE DI CAPANNORI ARCH. LUCA GENTILI GEOM. ROBERTO MICHETTI
--	--

REV	DATA	DESCRIZIONE/MOTIVO DELLA REVISIONE	REDATTO	APP.NE TECNICA
0	25/09/2023	EMISSIONE	MENCACCI	MENCACCI

PROGETTO DI FATTIBILITA’