


Sistema n. 8

- Impianto 1 Degrassatore
- Impianto 2 Fossa Settica
- Impianto 3 Vasca Imhoff
- Impianto 11 Canaletta drenante
- Impianto 7 Pozzetto d'ispezione

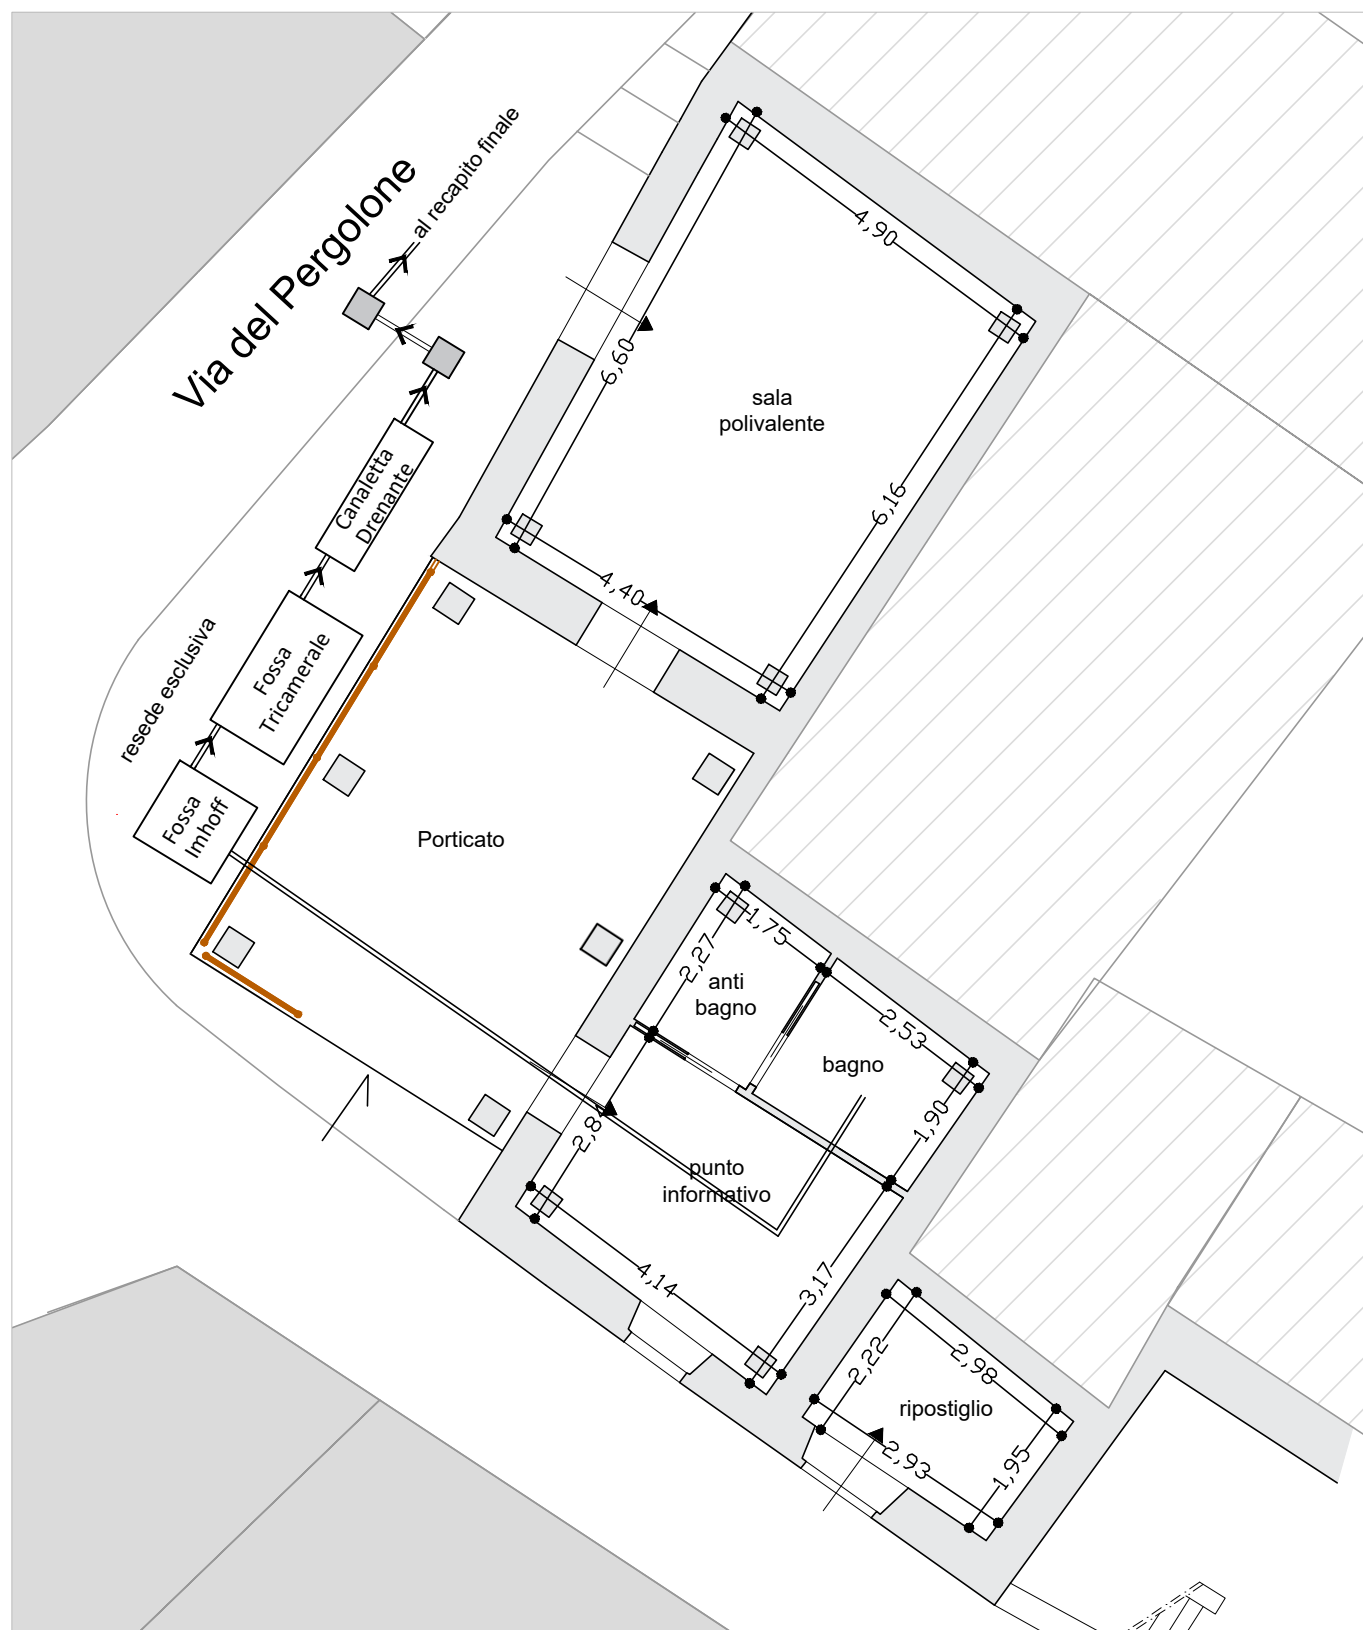

Pianta Piano Terra

PROGETTO DI FATTIBILITA'



Finanziato
dall'Unione europea
NextGenerationEU

COMUNE DI CAPANNORI
Provincia di Lucca
SETTORE CANTONIERE DI PAESE



Recupero architettonico area centro storico di S. Giusto PNRR M5C2I2.1 "Rigenerazione urbana"



TAVOLA/ELABORATO
T.A.7

**Elaborato grafico - schema
smaltimento reflui**

FORMATO/SCALA
scala 1:100

DATA
25/09/2023

PROGETTAZIONE

Arch. LORIS MENCACCI

Via G. Volpi n° 508
San Gemignano di Moriano
55010 - Lucca (LU)
lorismencacci@libero.it
+39 349 5864744

P.IVA 01945200465 / C.F. MNCLRS75E25E715Y

PROGETTISTA/CSP

Arch. **LORIS MENCACCI**



STAZIONE APPALTANTE

Dirigente
Responsabile del Procedimento

COMUNE DI CAPANNORI

ARCH. LUCA GENTILI
GEOM. ROBERTO MICHETTI

REV	DATA	DESCRIZIONE/MOTIVO DELLA REVISIONE	REDATTO	APP.NE TECNICA
0	25/09/2023	EMISSIONE	MENCACCI	MENCACCI